
 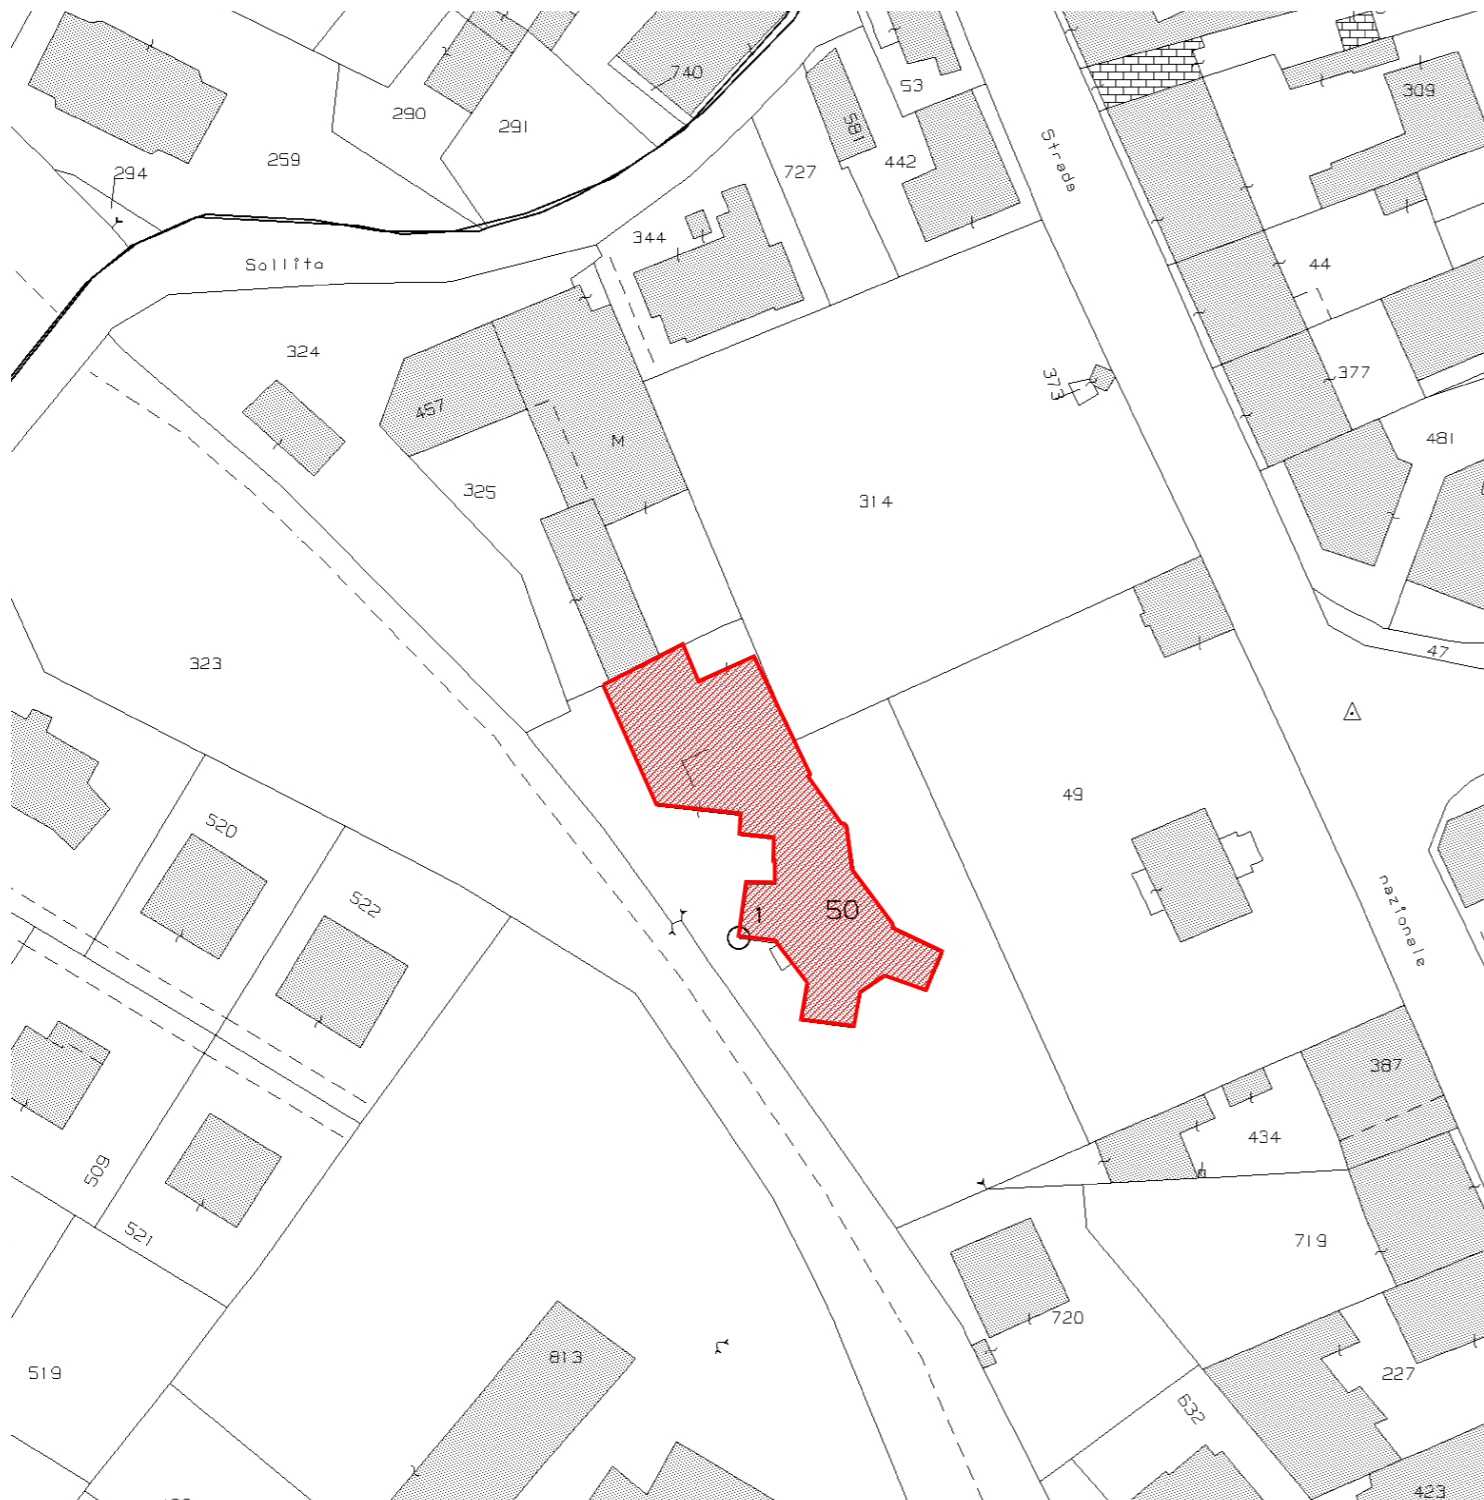



ESTRATTO CATASTALE FOGLIO 7 MAPPALE 50 SUB.1

SCALA 1:1000



LEGENDA

 Edificio oggetto di intervento

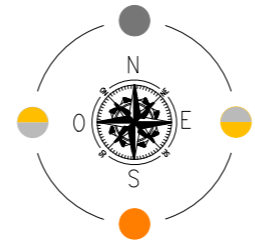


ESTRATTO PIANO REGOLATORE GENERALE COMUNALE

SCALA 1:1000




ESTRATTO CTR

SCALA 1:1000

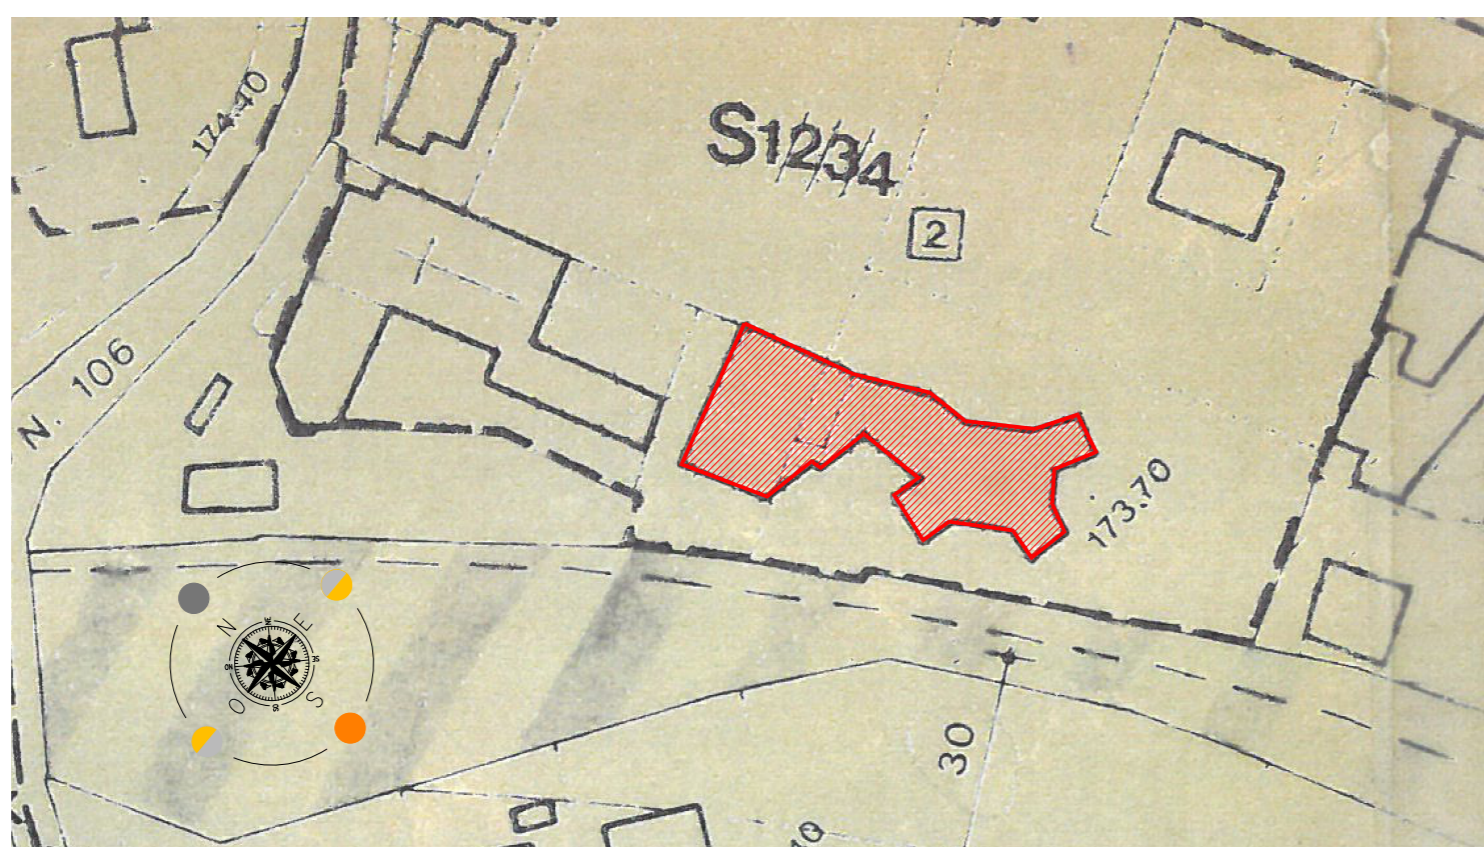

FOTOGRAFIA AEREA

SCALA 1:1000

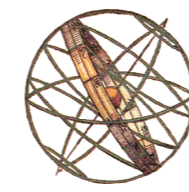

POOL ENGINEERING
 DOT. ING. VIRGILIO M. CHIONO

STUDIO DI INGEGNERIA
 GEOM. ANDREA ZANUSSO

Progettazione civile e impiantistica - Architettura - Consulenza - Certificazioni - Formazione - Qualità - Sicurezza - Ambiente
 Vicolo Cugiano n° 4 - 10090 San Giorgio C.so - (TO) - Italy
 tel 0124 450 535 - fax 0124 450 839 - info@poolseu

Regione Piemonte
 Città Metropolitana di Torino
 Comune di Cavagnolo

Progetto	PROGETTO IMPIANTO ELETTRICO Progetto nuovo impianto fotovoltaico a servizio di Scuola Primaria Statale Piazza Vittorio Veneto						
Localizzazione	Piazza Vittorio Veneto n.5 - 10020 - Cavagnolo (TO)						
Fase Progettuale	Definitivo - Esecutivo						
Titolo Tavola	Estratto PRGC Estratto Catastale Estratto CTR Fotografia Aerea						
Committenza	 Comune di Cavagnolo Via C. Colombo n. 168 10020 - Cavagnolo (TO)	Per validazione					
Professionisti	 Dot. Ing. VIRGILIO MARIO CHIONO n° 8845 F	 Geom. ANDREA ZANUSSO n° 1033					
Riferimenti	Rev. n° 000	Data	06/2023	Dis.	A.C.	Descr.	Emissione definitiva
	Rev. n° 001	Data		Dis.		Descr.	
	Rev. n° 002	Data		Dis.		Descr.	
	Rev. n° 003	Data		Dis.		Descr.	
Tavola	Scala	1:1000		Pool Engineering S.A. P. IVA 08926970016			
	Cod. Comm.	230072		Pool Engineering S.n.c. P. IVA 09266390013			
	Cod. Tavola						
	N° Tavola			01.0			
Mod 740-00 08-2010 (Rev. 002) © Riproduzione vietata senza consenso scritto dell'autore							