
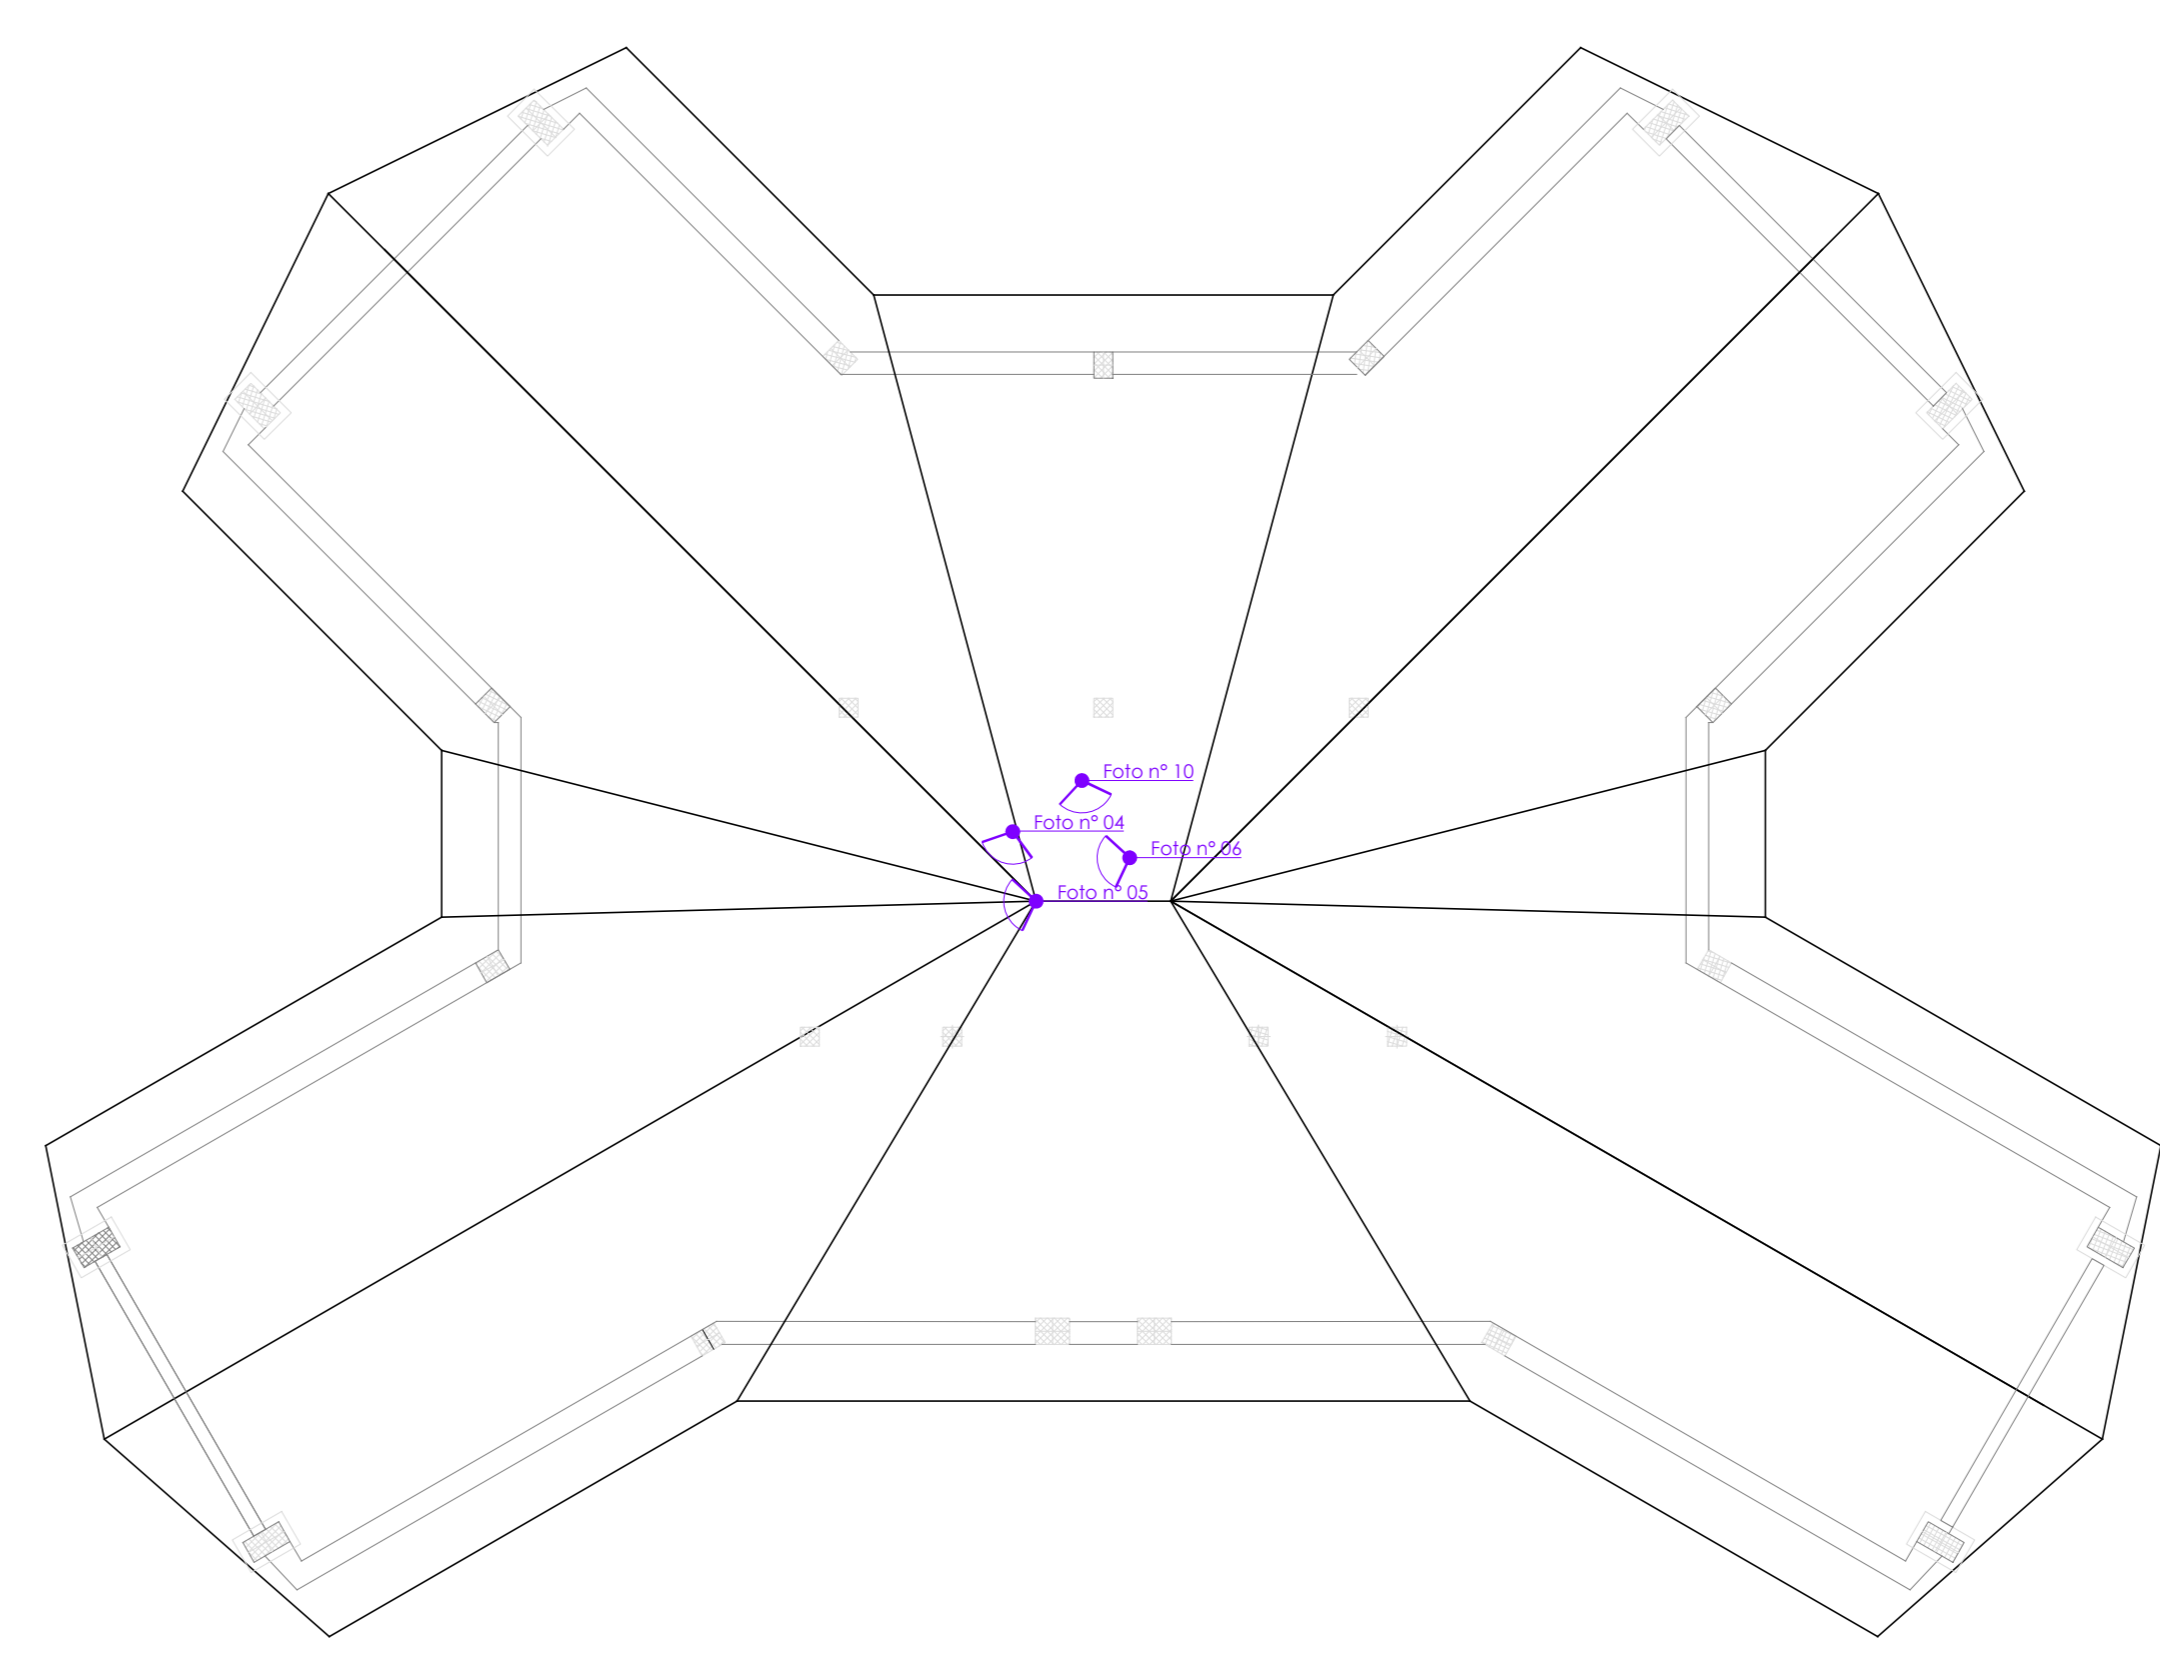


INDIVIDUAZIONE PUNTI DI RIPRESA FOTOGRAFICA PIANO TERRA

SCALA 1:100

INDIVIDUAZIONE PUNTI DI RIPRESA FOTOGRAFICA SOTTOTETTO

SCALA 1:100

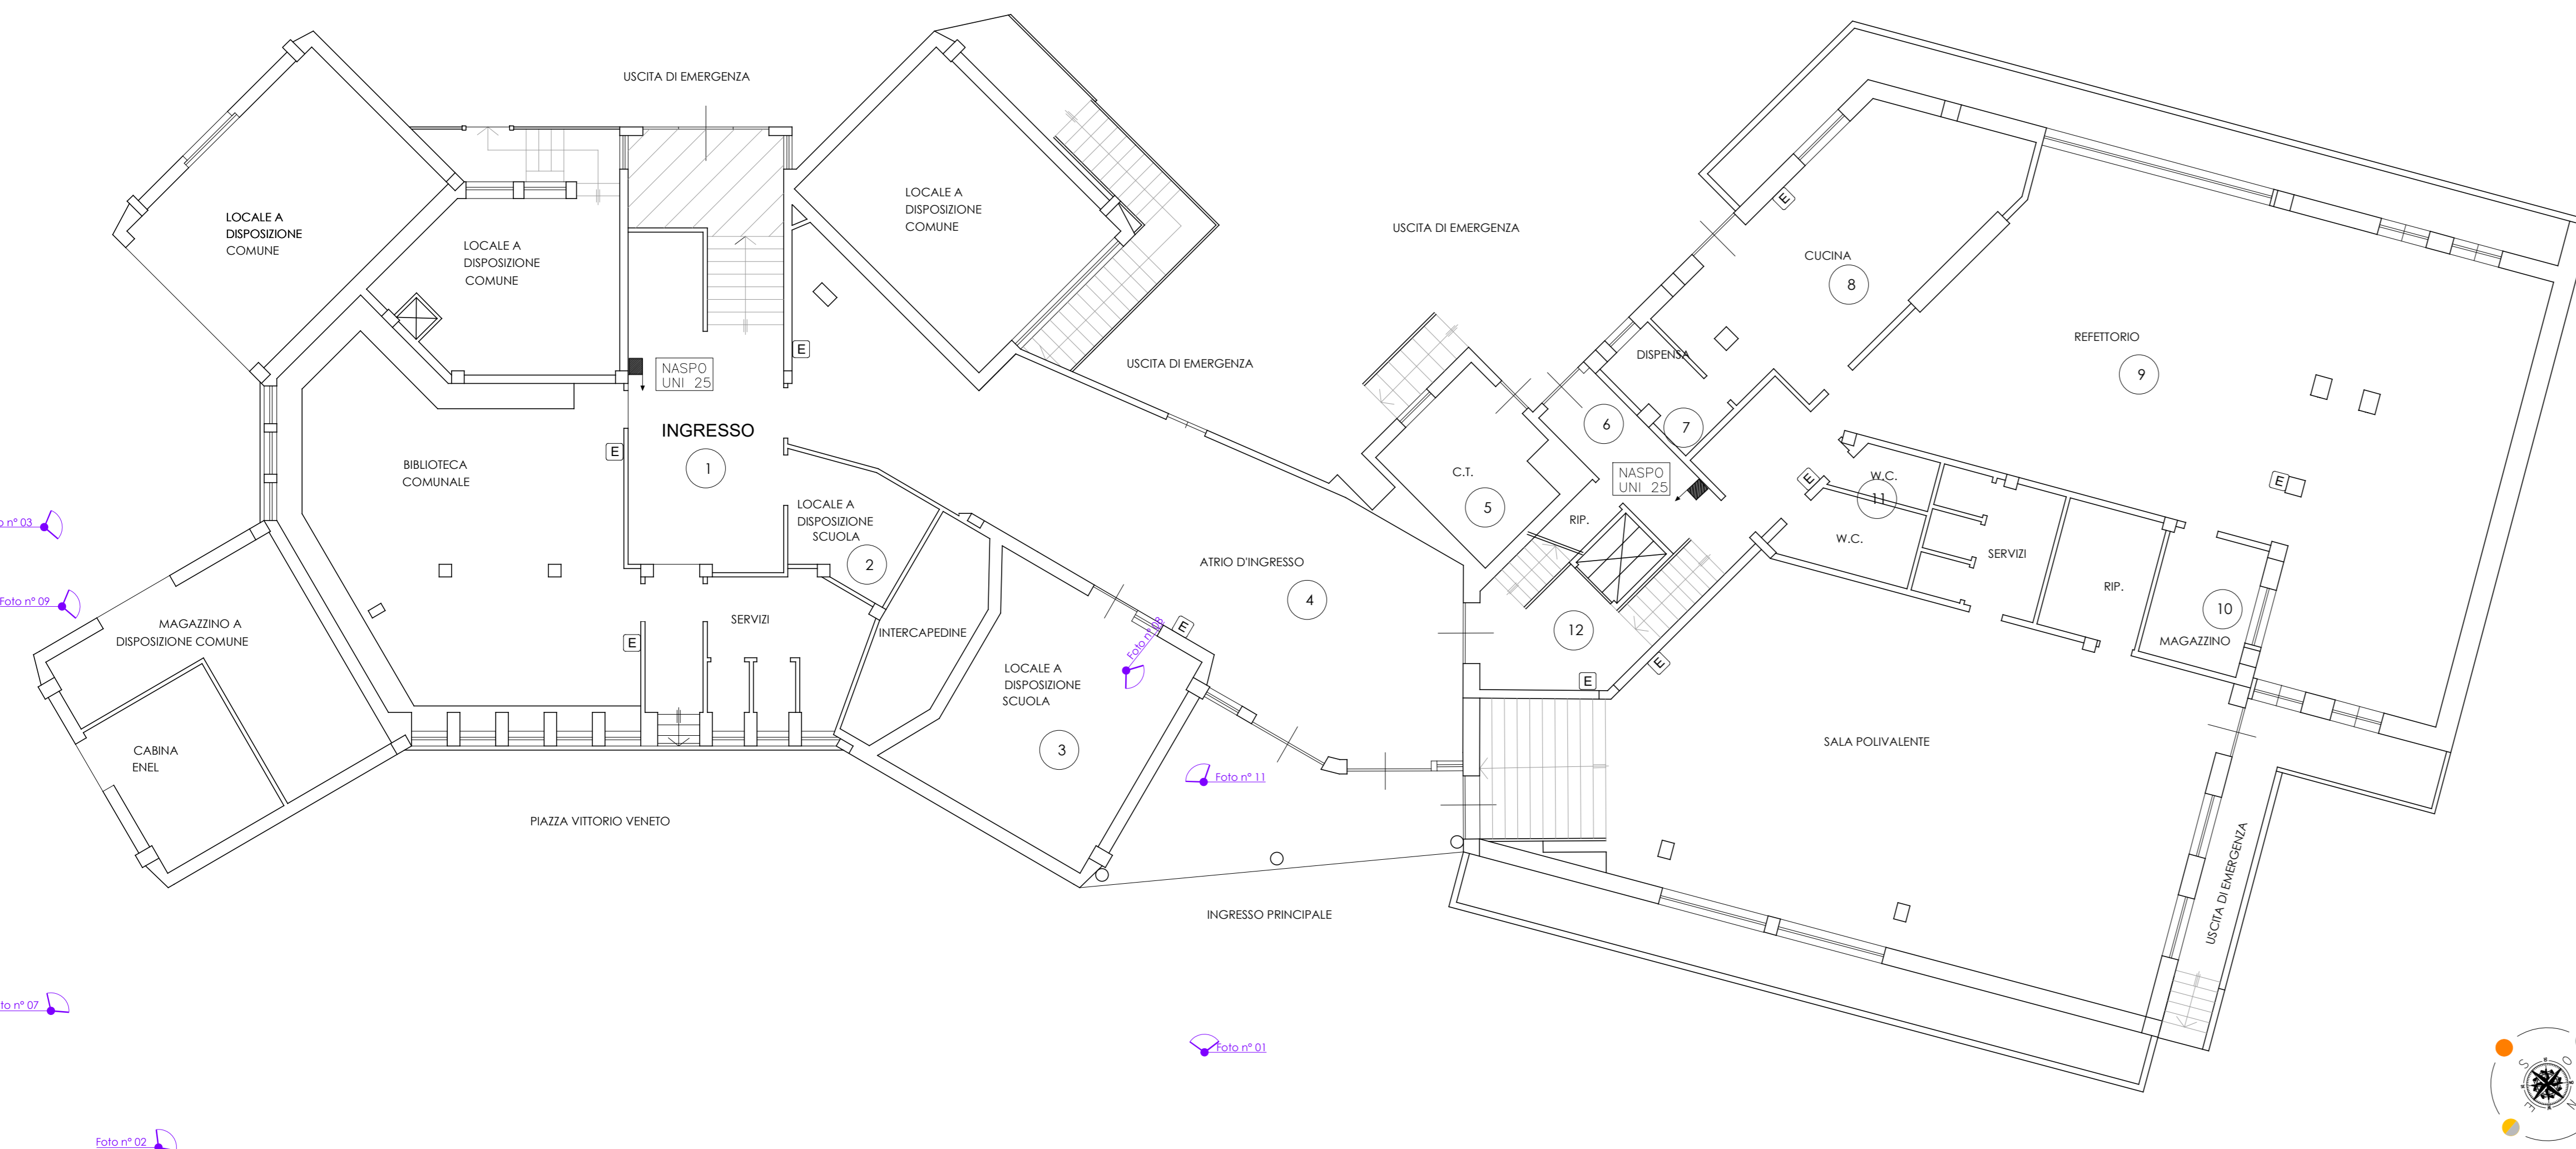

DOCUMENTAZIONE FOTOGRAFICA



Foto n° 01 - Facciata edificio scolastico vista da Piazza Vittorio Veneto



Foto n° 02 - Edificio scolastico (foto scattata da balcone del comune)



Foto n° 03 - Ripresa fotografica effettuata dai paraggioli adiacente all'edificio scolastico



Foto n° 04 - Ripresa fotografica che dimostra lo stato attuale della struttura di copertura

**LEGENDA**

Punto di ripresa fotografica



Foto n° 05 - Ripresa fotografica dell'unione delle falde sud e sud-est



Foto n° 06 - Ripresa fotografica della falda sud effettuata dal sottotetto



Foto n° 07 - Ripresa fotografica lato est



Foto n° 08 - Quadro localizzato nel locale 3 (locale a disposizione scuola) dove verrà installato il sistema di inverter e quadri impianto fotovoltaico



Foto n° 09 - Ripresa fotografica effettuata dai paraggioli adiacente all'edificio scolastico



Foto n° 10 - Ripresa fotografica della botola di accesso al sottotetto



Foto n° 11 - Punto di consegna energia elettrica situato a sinistra della porta d'ingresso dell'edificio scolastico

<b>POOL ENGINEERING</b> DOT. ING. VIRGILIO M. CRIGNO <small>Progettazione civile e impiantistica - Architettura - Consulenza - Certificazioni - Formazione - Qualità - Sicurezza - Ambiente</small> Via C. Colombo n° 4 - 10090 San Giorgio C.so - (TO) - Italy tel 0124 450133 - fax 0124 430189 - info@pooleng.it		<b>STUDIO DI INGEGNERIA</b> GEOM. ANDREA ZANUSSO <small>Progettazione civile e impiantistica - Architettura - Consulenza - Certificazioni - Formazione - Qualità - Sicurezza - Ambiente</small> Viale Cugnono n° 4 - 10090 San Giorgio C.so - (TO) - Italy tel 0124 450133 - fax 0124 430189 - info@pooleng.it	
Regione Piemonte Città Metropolitana di Torino Comune di Cavagnolo			
Progetto	<b>PROGETTO IMPIANTO ELETTRICO</b> <b>Progetto nuovo impianto fotovoltaico a servizio di Scuola Primaria Statale</b> <b>Piazza Vittorio Veneto</b>		
Localizzazione	Piazza Vittorio Veneto n.5 - 10020 - Cavagnolo (TO)		
Fase Progettuale	Definitivo - Esecutivo		
Titolo Tavola	Raccolta Documentazione Fotografica		
Committenza	 Comune di Cavagnolo Via C. Colombo n. 168 10020 - Cavagnolo (TO)	Per validazione	
Professionisti	 Dott. Ing. VIRGILIO MARCO CRIGNO n° 8645 F TORINO e CHIVASSO		
Riferimenti	Rev. n° 000 Data 06/2023 Dis. A.C. Descr. Emissione definitiva Rev. n° 001 Data Dis. Descr. Rev. n° 002 Data Dis. Descr. Rev. n° 003 Data Dis. Descr.		
Tavola	Scala 1:100 Cod. Comm. 230072 Cod. Tavola -- N° Tavola	<b>02.0</b> <small>Mod 760-00-08-2010 (Rev. 002)                  © Riproduzione vietata senza consenso scritto dell'autore</small>	