
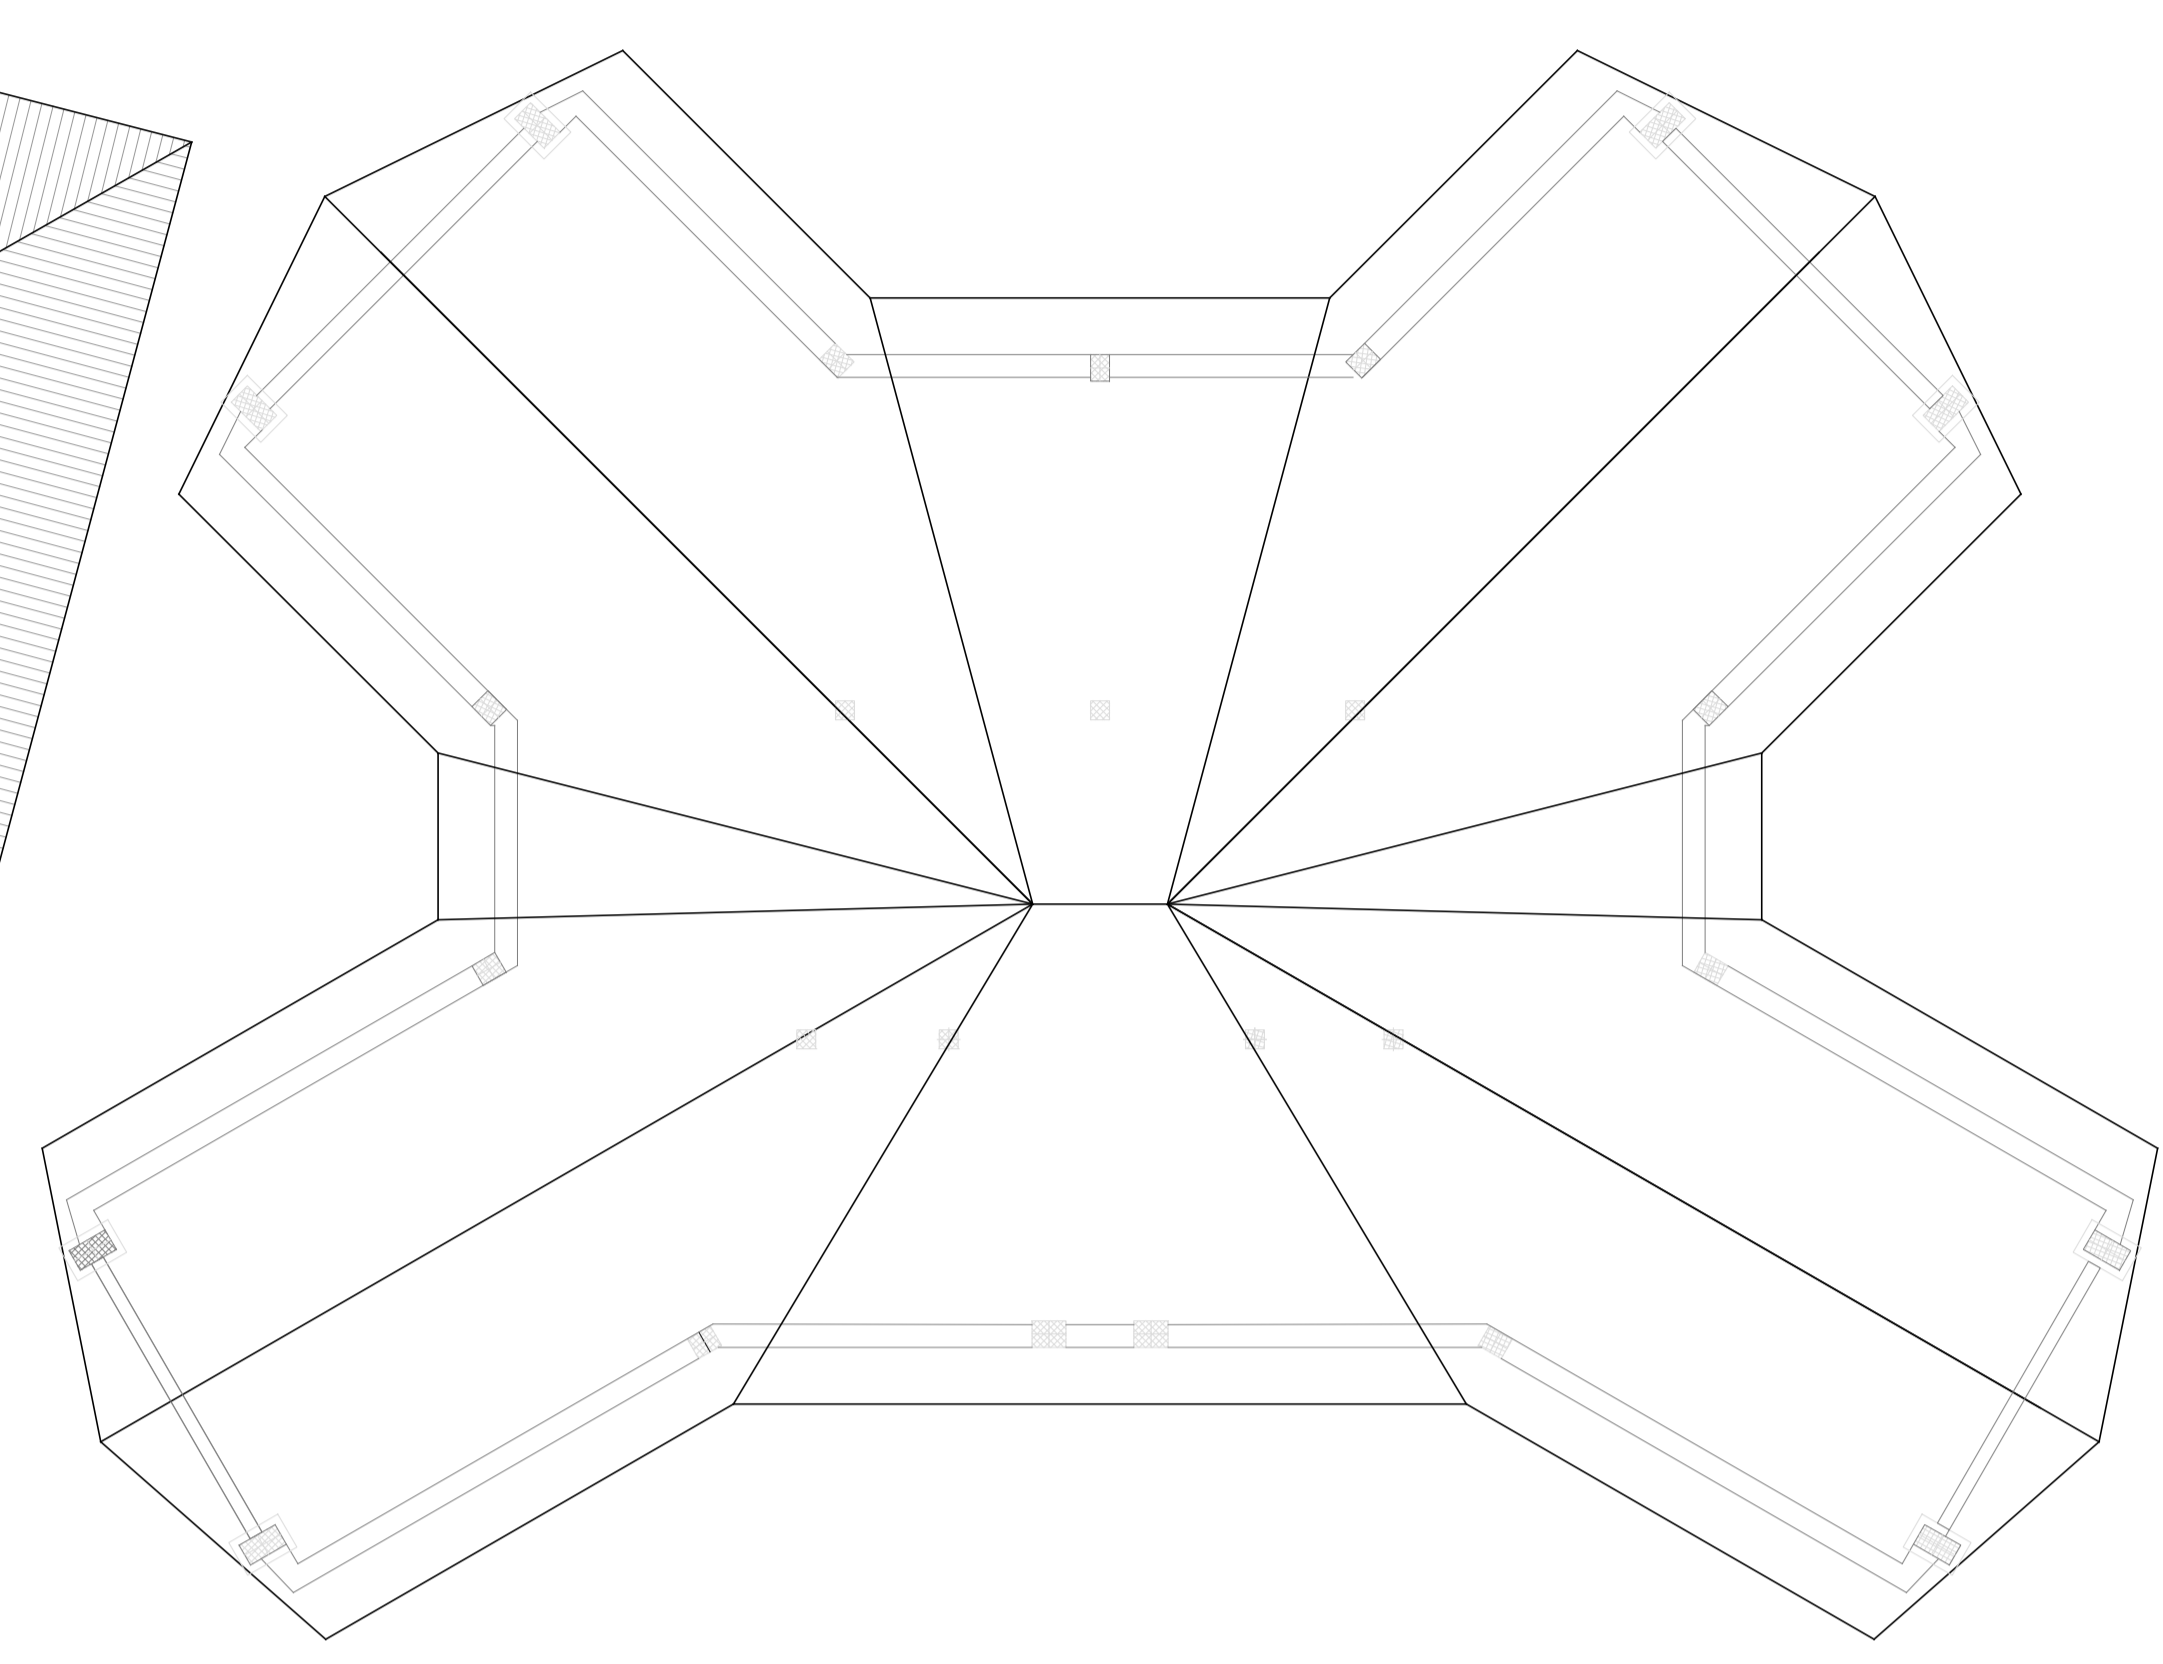


PLANIMETRIA PIANO SECONDO

SCALA 1:100


PLANIMETRIA PIANO DI COPERTURA

SCALA 1:100

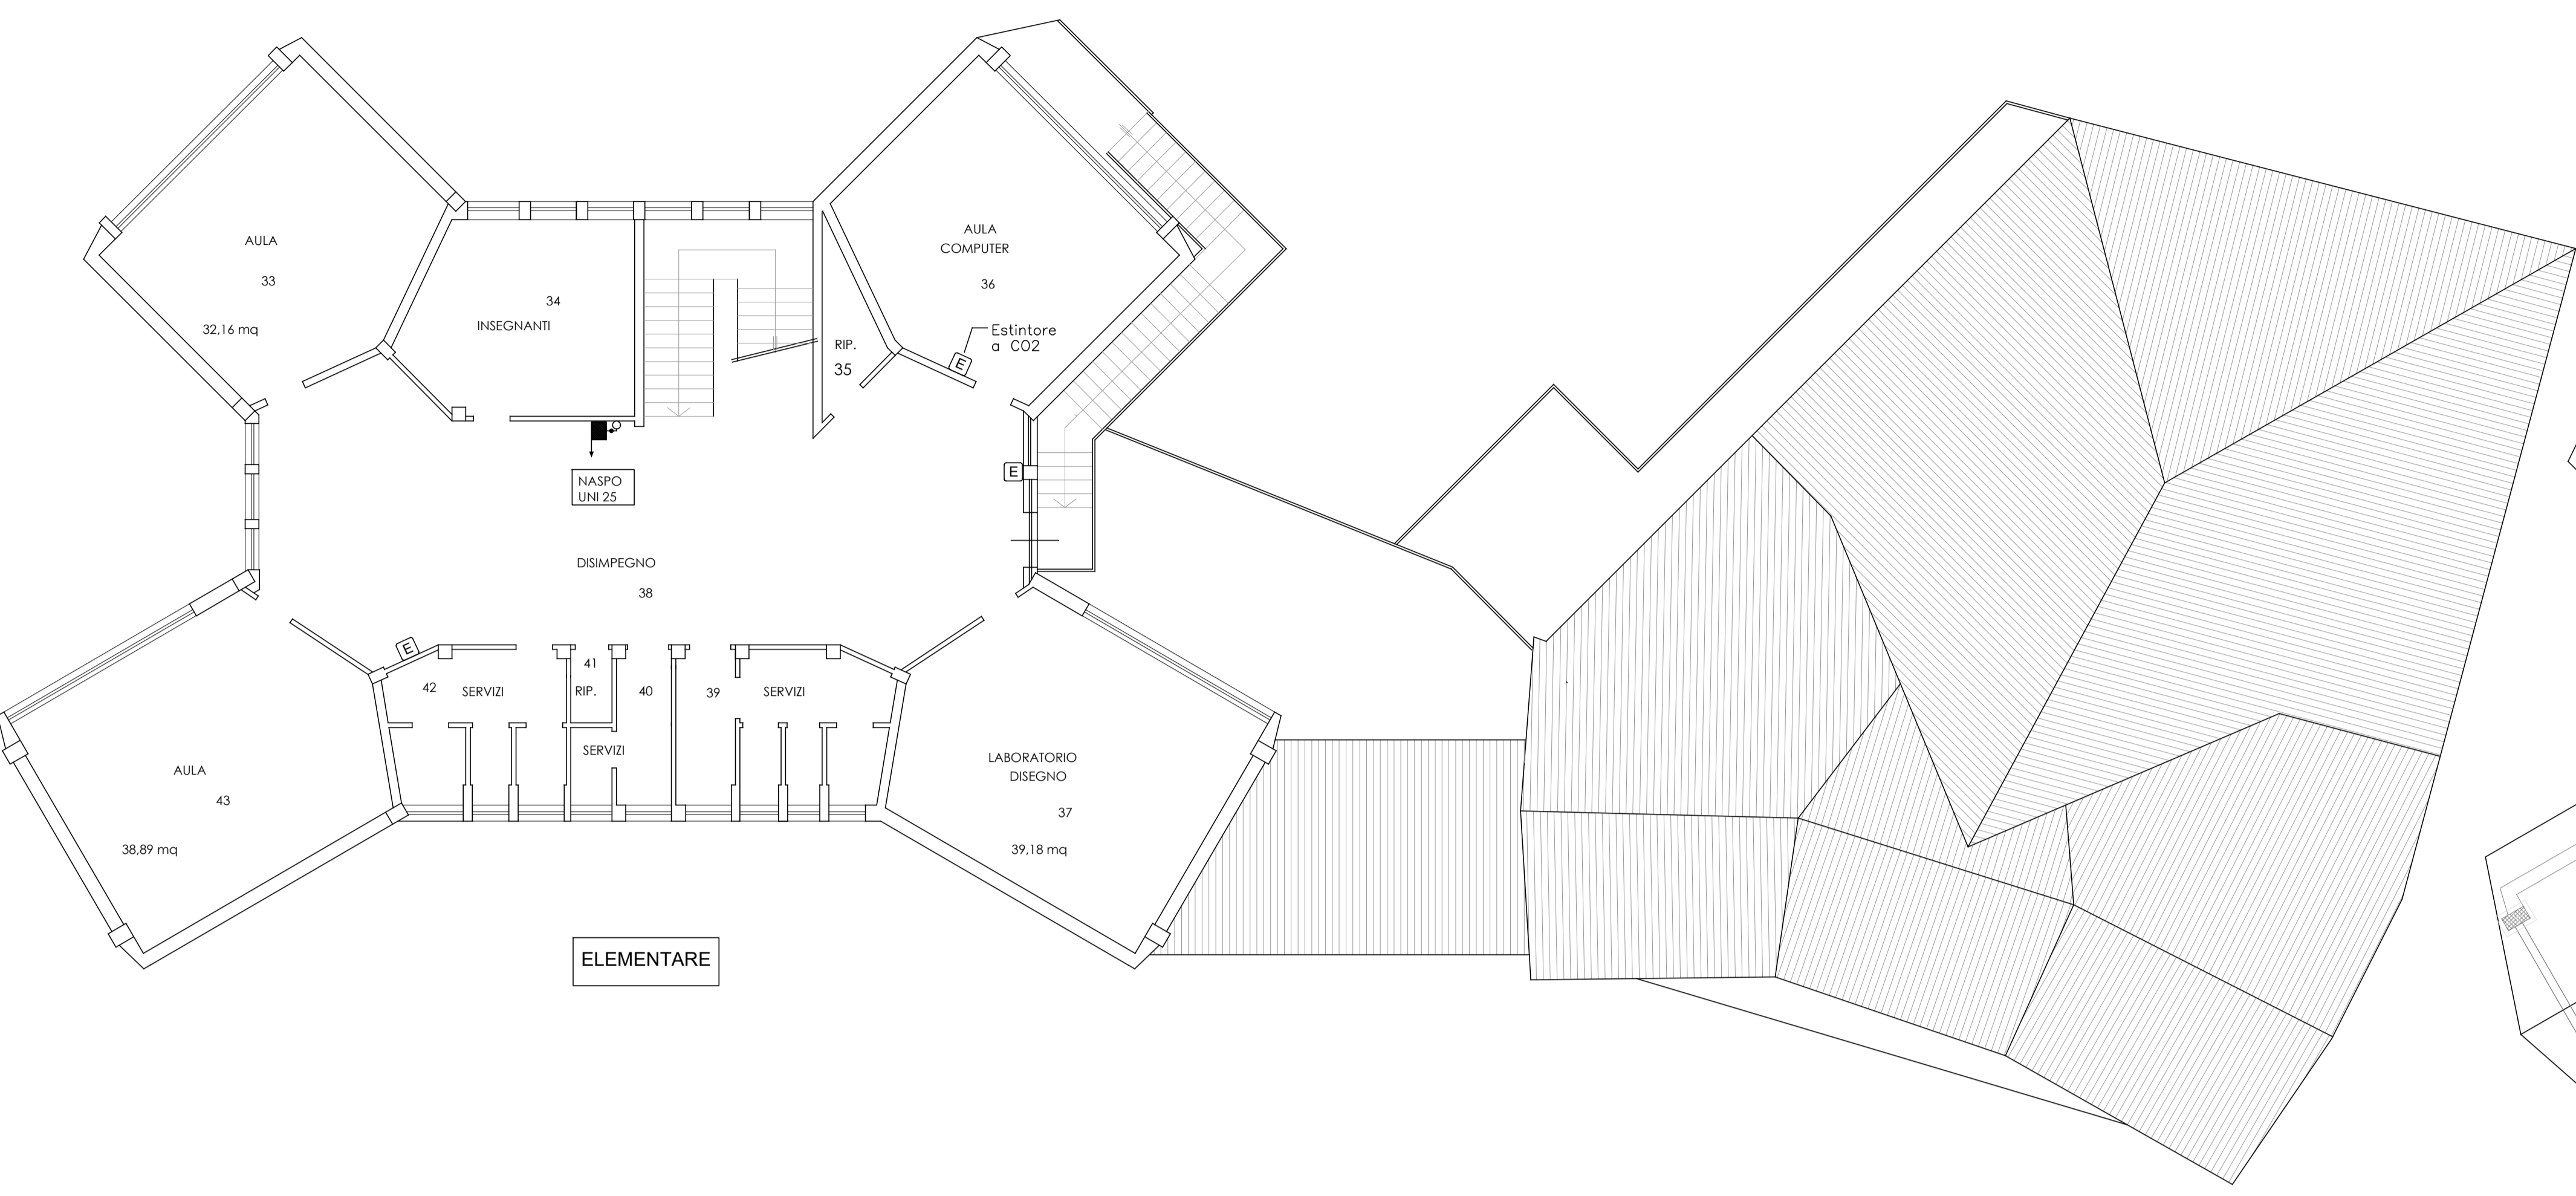

PLANIMETRIA PIANO PRIMO

SCALA 1:100

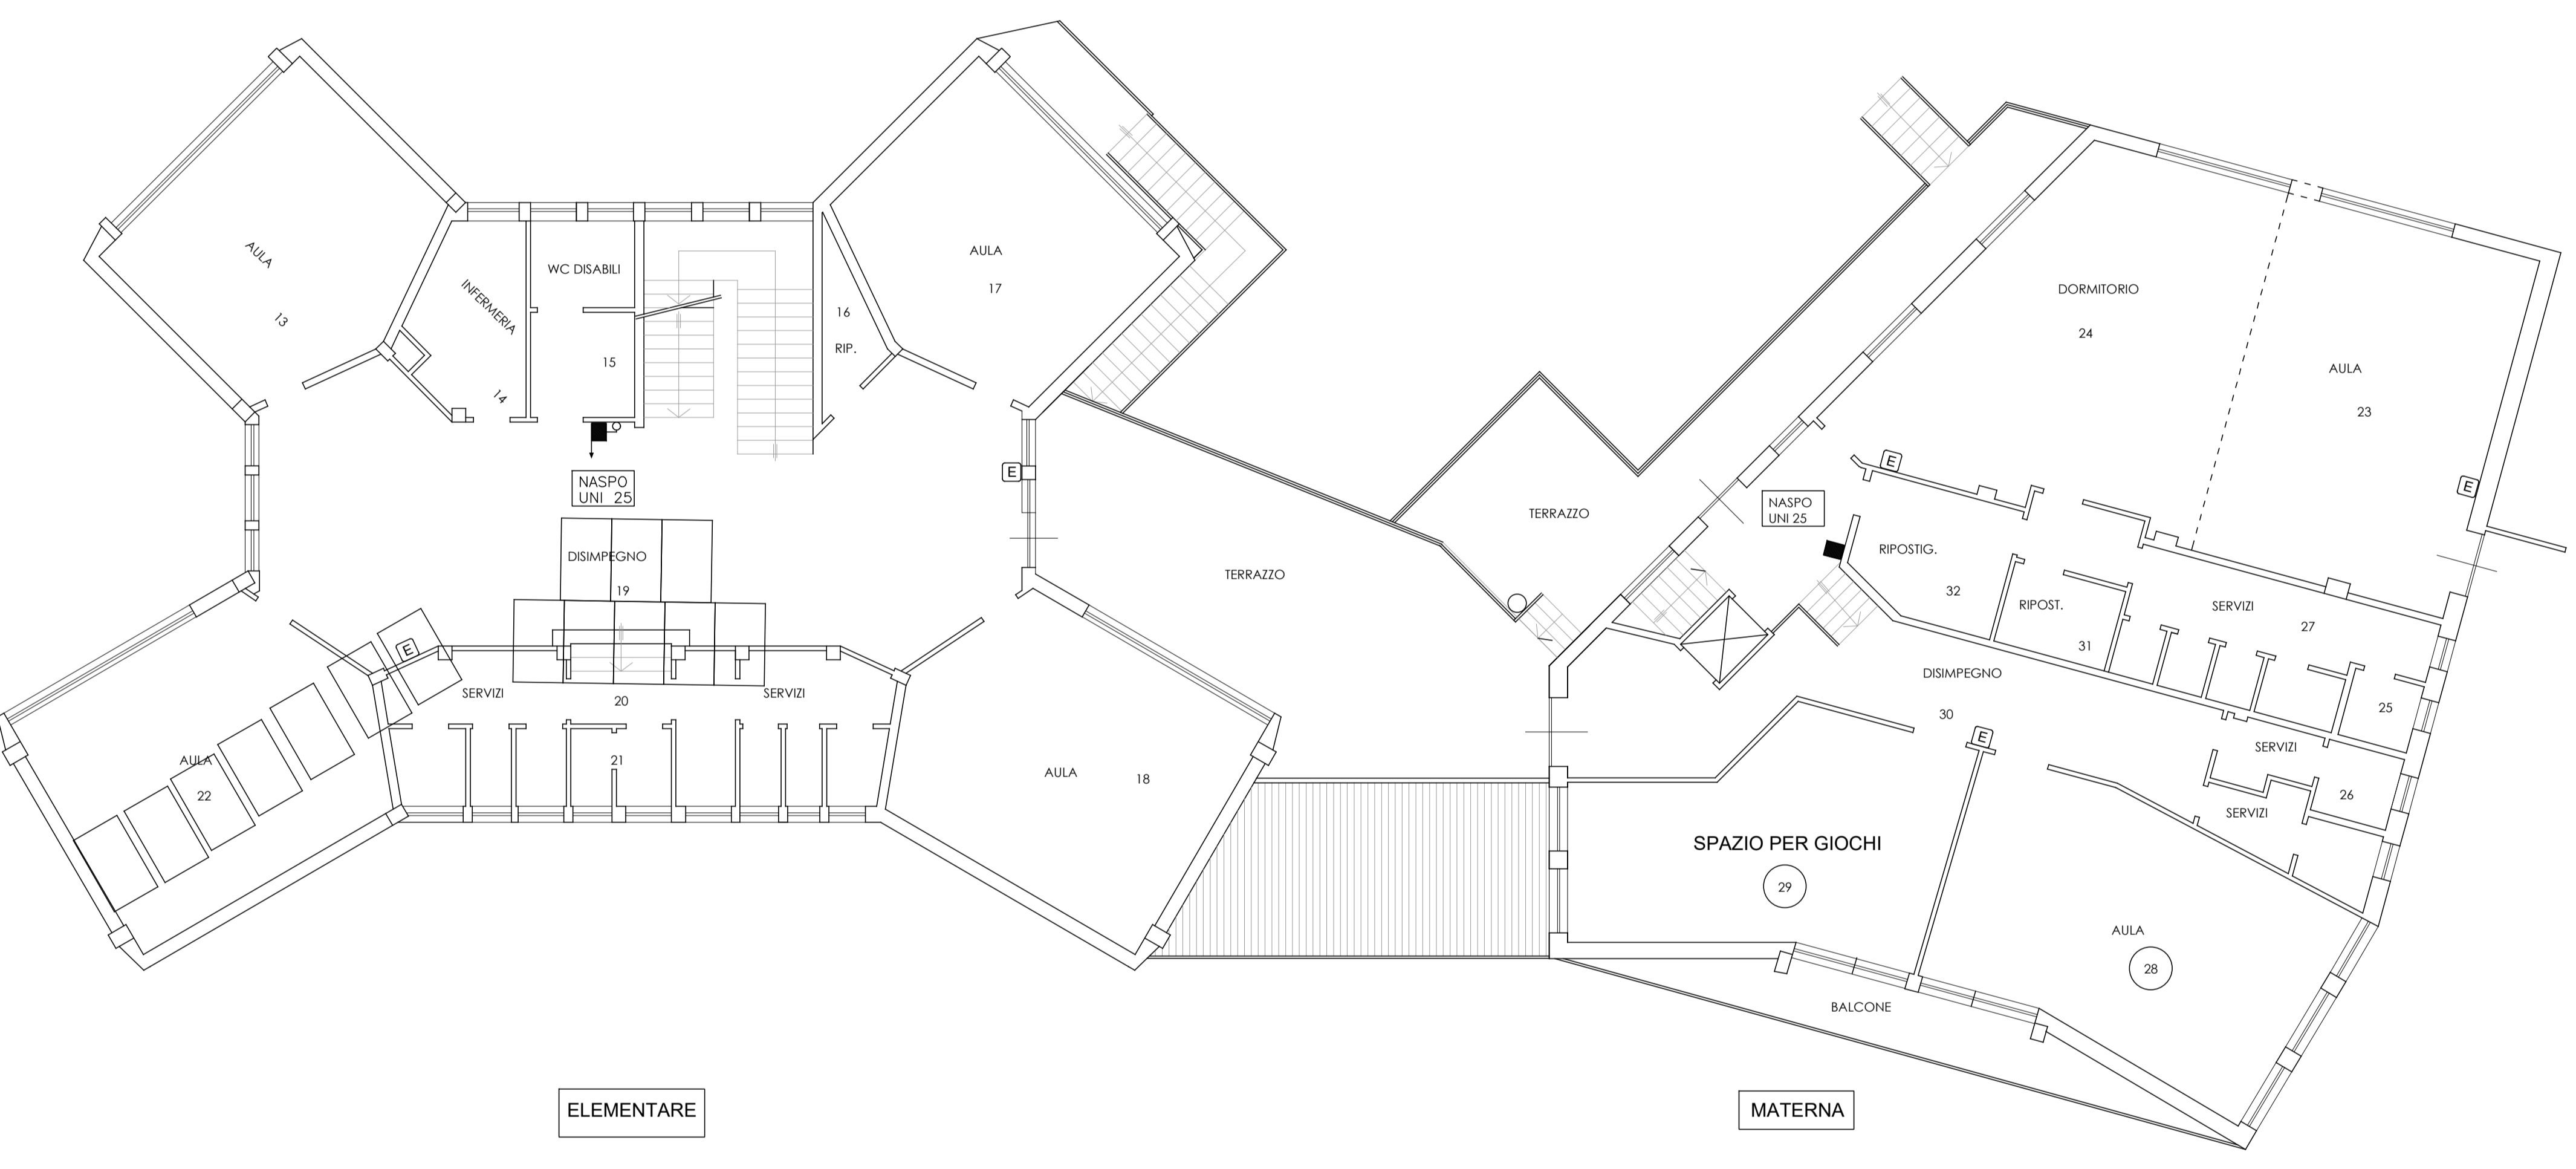


LEGENDA

	Gruppo di misura energia elettrica
	Quadro elettrico generale

PLANIMETRIA PIANO TERRA

SCALA 1:100

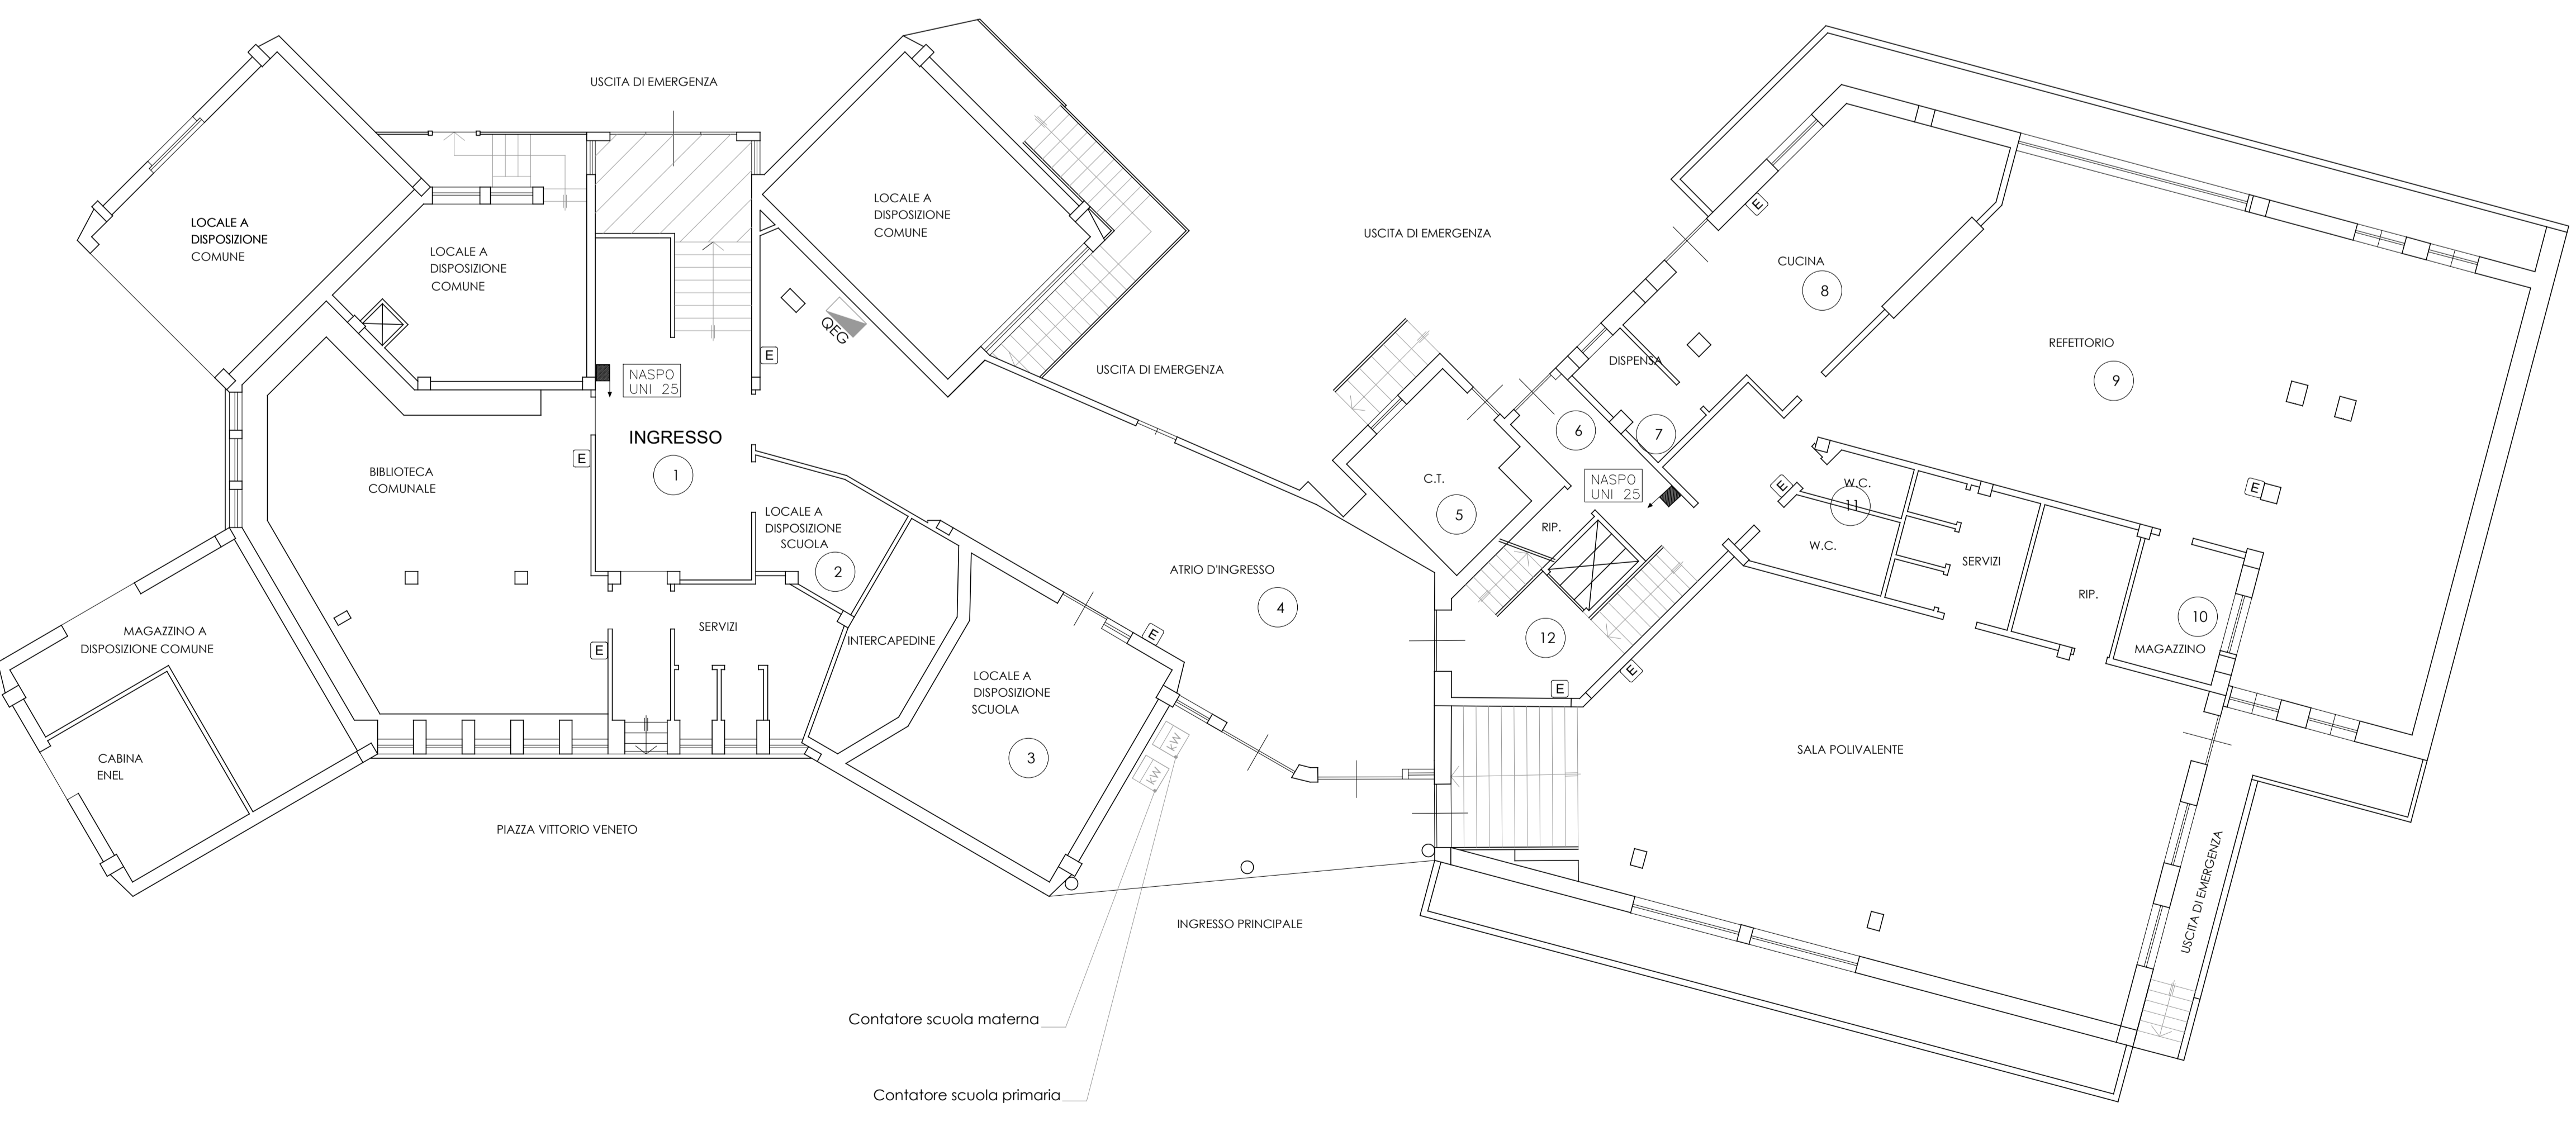

POOL ENGINEERING DOT. ING. VIRGLIO M. CHIONO <small>Progettazione civile e impiantistica - Architettura - Consulenza - Certificazioni - Formazione - Quality - Sicurezza - Ambiente</small>		STUDIO DI INGEGNERIA GEOM. ANDREA ZANUSSO <small>Vicolo Cugiaro n° 4 - 10090 San Giorgio Can - (TO) - Italy Tel: 011 430 330 - Fax: 011 430 331 - info@pooleng.it</small>	
Regione Piemonte Città Metropolitana di Torino Comune di Cavagnolo			
Progetto	PROGETTO IMPIANTO ELETTRICO Progetto nuovo impianto fotovoltaico a servizio di Scuola Primaria Statale Piazza Vittorio Veneto		
Localizzazione	Piazza Vittorio Veneto n.5 - 10020 - Cavagnolo (TO)		
Fase Progettuale	Definitivo - Esecutivo		
Titolo Tavola	STATO DI FATTO Planimetrie PT-P1-copertura		
Committenza	 Comune di Cavagnolo Via C. Colombo n. 168 10020 - Cavagnolo (TO)	Per validazione	
Professionisti	 Dott. Ing. VIRGLIO M. CHIONO n° 8845 F TO/02 - C/02		
Riferimenti	Rev. n° 000 Data 06/2023 Dis. A.C. Descr. Emissione preliminare / definitiva Rev. n° 001 Data Dis. Descr. Rev. n° 002 Data Dis. Descr. Rev. n° 003 Data Dis. Descr.		
Tavola	Scala 1:100 Cod. Comm. 230072 N° Tavola	Pool Engineering S.p.A. P. IVA 08926970016 Pool Engineering S.r.l. P. IVA 09266300013	Mod. 745-09-09-2010 (Rev. 002) © Riproduzione vietata senza consenso scritto dell'autore
03.0			